

HERREN WC CONTAINER

CHV 0350 WCH 6M

TECHNISCHE DATEN

ABMESSUNGEN

RAUMINNENHÖHE 2.500 mm

AUSSENABEMESSUNGEN L/B/H 6.058 x 2.438 x 2.791 mm

STANDARDAUSFÜHRUNG/FIXBAUWEISE lt. technischer Beschreibung

- Grundrahmen aus 3 mm Stahlprofil
- ISO-Containerecken geschweißt
- KEINE GABELSTAPLERTASCHEN
- Boden: 100 mm Mineralwolle, 18mm zementgebundene Spanplatten
- 1,5 mm PVC-Bodenbelag, U-Wert: 0,36 W/m²K
- Bodenbelastbarkeit: 250 kg/m²
- Decke: 80 mm Mineralwolle, Brennbarkeitsklasse A, nicht brennbar, 10mm Spanplatte innen weiß, U-Wert: 0,43 W/m²K
- Dachbelastbarkeit: 150 kg/m²
- Wände: 60 mm Mineralwolle, Brennbarkeitsklasse A, nicht brennbar, 16 mm Spanplatte innen weiß, U-Wert: 0,52 W/m²K

AUSSTATTUNG

- 1 x Stahltür DL 80x194
- 2 x PVC Kippfenster 60x60 mit Milchglas
- Außenlackierung: RAL 9002 GRAUWEISS

SANITÄRINSTALLATION

- 4 x WC-Kabinen kpl. mit Besetzt/Frei Verschluss und Papierhalter
- 1 x GFK Doppelwaschbecken mit integriertem Handtuchhalter, 2x Mischbatterie und 2x Spiegel
- 4 x GFK Urinale mit Druckknopf und 3 x GFK Schamwände
- 1 x Papierhandtuchspender und 1 x Seifenspender
- 1 x Abfluß 100 mm Durchmesser und 1 x Zufluß 3/4"

KEIN BOILER FÜR WARMWASSER

ELEKTROINSTALLATIONEN NACH ÖVE

- 1 x Zu- und Abgang mit CEE-Anschluß 400V/32A/5-polig im oberen Querrahmen versenkt
- 1 x FR-Verteilerkasten mit FI40/4E-0,03A und Sicherungsautomaten 1x13A und 3x16A
- 2 x FR-Lichtbalken 1x36W, 1 x FR-Lichtschalter, 2 x FR-Einzelsteckdose, 1 x FR-Wandkonvektor 2kW, 1 x Erdungsanschluß
- Leitungen Unterputz verlegt


%
CONTAINER
MIETE AKTION



CHV Container
Handels- und Vermietungsgesellschaft m.b.H.

Lastenstraße 30
A-1230 Wien
+43 1 865 20 50 0
office@chv.at



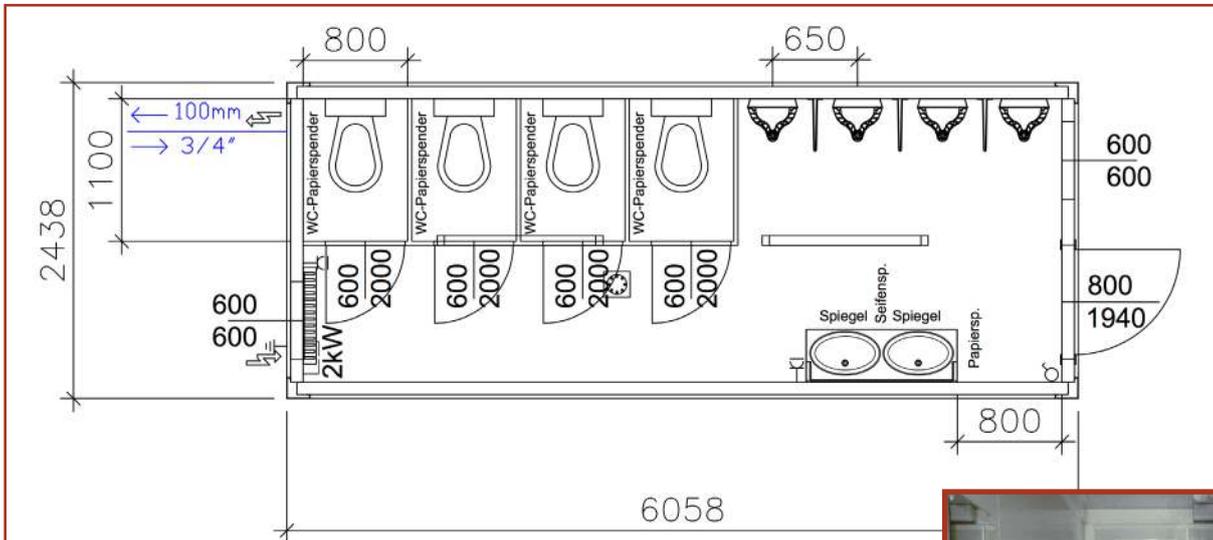

- Rauminnenhöhe 2500mm
- 1x Tür 800x1940mm
- 2x Dreh-/Kipfenster 600x600mm mit Milchglas
- 1x Doppelwaschbecken aus GFK mit Handtuchhalter
- 3x Schamwand aus GFK
- 4x Pissoir mit Druckknopf
- 4x Kabine mit Tür 600x2000mm
- 4x Flachspül-WC
- 4x WC-Papierspender: Sigron SCA 557000
- 1x Papierhandtuchspender Sigron SCA 553000
- 1x Seifenspender Sigron MAR562
- 2x Spiegel: 400x600mm
- 1x Verteiler Feuchtraum: Famatel IP65 12TE
- 2x Lichtbalken Tracon EVG FR IP65 1x36W
- 1x Lichtschalter
- 2x Einzelsteckdose
- 1x Wandkonvektor 2kW
- 1x Bodenablauf
- Elektrik mit Feuchtraumausführung



BAUHERR CHV CONTAINER

GEZ MH

ANSCHRIFT A-1230 WIEN

MAßSTAB M 1:40

PLAN NR. CHV 305 WCH

DATUM 28.3.2016

PROJEKT CHV 305 WCH

Plan und Copyright sind Eigentum der Firma CHV,
alle Angaben ohne Gewähr.

CHV Container
Handels- und Vermietungsgesellschaft m.b.H.

Lastenstraße 30
A-1230 Wien
+43 1 865 20 50 0
office@chv.at

